


LEGENDA: **SKALA 1:500**

- - PROJ. SIĘĆ KANALIZACJI SANITARNEJ GRAWITACYJNEJ
- - PROJ. SIĘĆ KANALIZACJI SANITARNEJ CIŚNIENIOWEJ
- - - - PROJ. PRZYŁĄCZE KANALIZACJI SANITARNEJ
- P2 - PROJ. POMPOWNIĄ ŚCIEKÓW
- SP - PROJ. STUDZIENKA ROZPRĘŻNA
- - GRANICE DZIAŁEK
- 330 - NR. DZIAŁKI
- - PROJ. STUDZIENKI REWIZYJNE

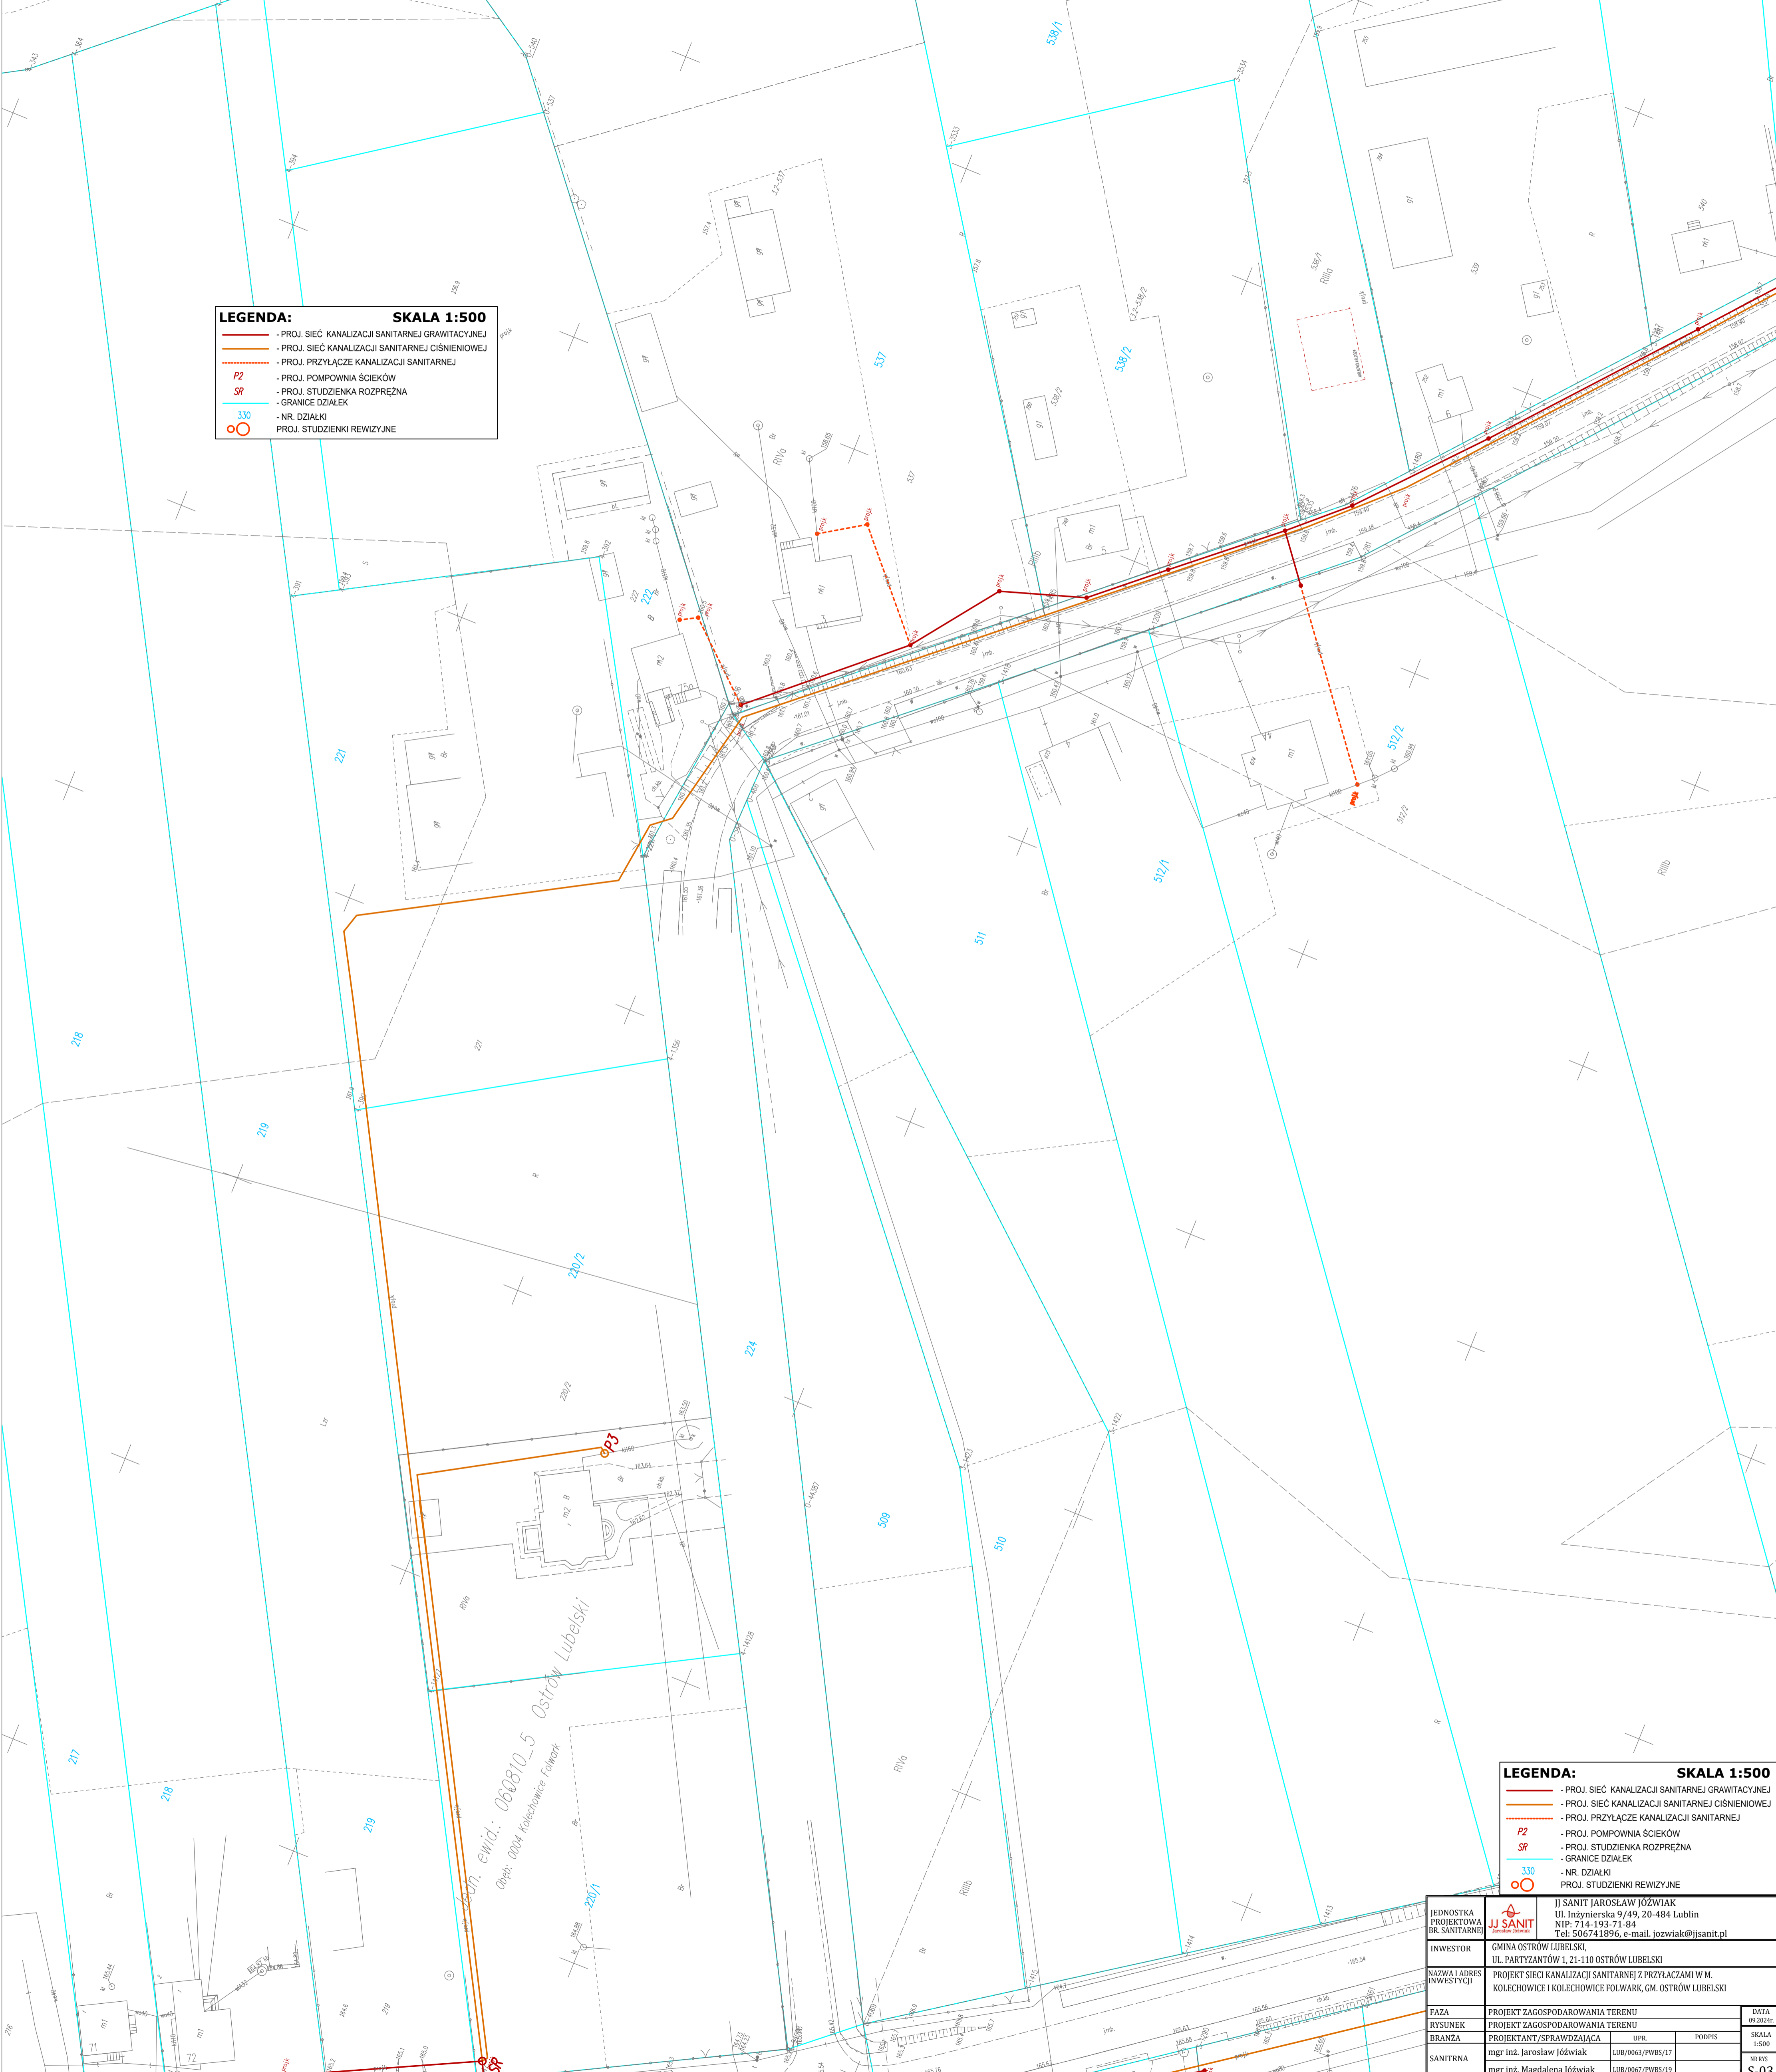

LEGENDA: **SKALA 1:500**

- - PROJ. SIĘĆ KANALIZACJI SANITARNEJ GRAWITACYJNEJ
- - PROJ. SIĘĆ KANALIZACJI SANITARNEJ CIŚNIENIOWEJ
- - - - PROJ. PRZYŁĄCZE KANALIZACJI SANITARNEJ
- P2 - PROJ. POMPOWNIĄ ŚCIEKÓW
- SP - PROJ. STUDZIENKA ROZPRĘŻNA
- - GRANICE DZIAŁEK
- 330 - NR. DZIAŁKI
- - PROJ. STUDZIENKI REWIZYJNE

JEDNOSTKA PROJEKTOWA BR. SANITARNEJ JJ SANIT <small>Jarosław Józwiak</small>		JJ SANIT JAROSŁAW JÓZWIAK Ul. Inżynierska 9/49, 20-484 Lublin NIP: 714-193-71-84 Tel: 506741896, e-mail: jozwiak@jjsanit.pl	
INWESTOR GMINA OSTRÓW LUBELSKI, UL. PARTYZANTÓW 1, 21-110 OSTRÓW LUBELSKI		NAZWA I ADRES INWESTYCJI PROJEKT SIĘCI KANALIZACJI SANITARNEJ Z PRZYŁĄCZAMI W M. KOLECHOWICE I KOLECHOWICE FOLWARK, GM. OSTRÓW LUBELSKI	
FAZA RYSUNEK BRANŻA SANITRANA	PROJEKT ZAGOSPODAROWANIA TERENU PROJEKT ZAGOSPODAROWANIA TERENU PROJEKTANT/SPRAWDZAJĄCA mgr inż. Jarosław Józwiak mgr inż. Magdalena Józwiak	UPR. LUB/0063/PWBS/17 LUB/0067/PWBS/19	PODPIS DATA SKALA NR RYS S-03